


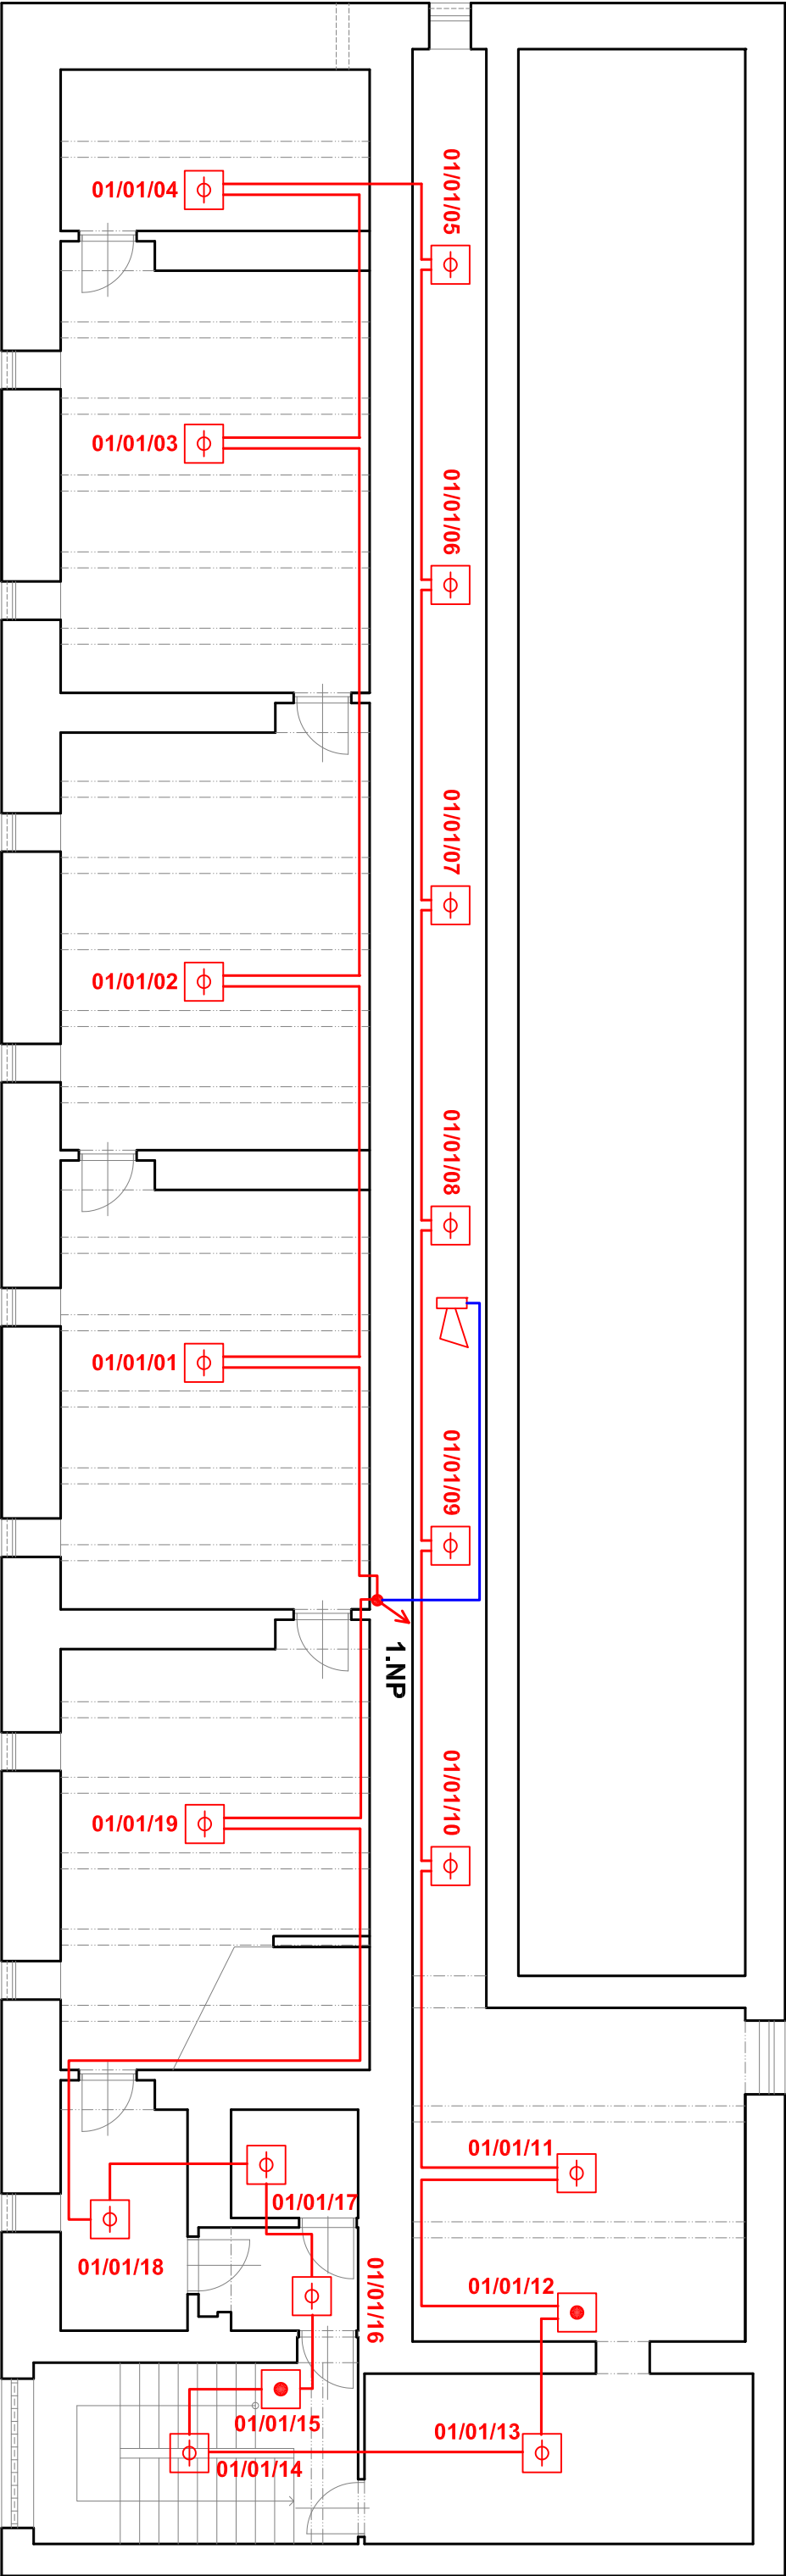

LEGENDA MÍSTNOSTI:

OZN.	ÚČEL MÍSTNOSTI	PLOCHA (m ²)
0.01	SCHODIŠTĚ	14,32
0.02	TECHNICKÁ MÍSTNOST	16,12
0.03	TECHNICKÁ MÍSTNOST	27,04
0.04	CHODBA	35,17
0.05	PŘEDSÍŇ	3,19
0.06	MÍSTNOST Č.1	3,35
0.07	CHODBA	6,83
0.08	SKLAD NÁBYTKU Č.1	31,67
0.09	SKLAD NÁBYTKU Č.2	31,57
0.10	SKLAD NÁBYTKU Č.3	31,43
0.11	MÍSTNOST Č.2	31,76
0.12	MÍSTNOST Č.3	12,15

LEGENDA:

-  multifunkční hlásič
-  tlačítkový hlásič
-  poplachová akustická sířena
-  trasa systému EPS s funkční integritou dle vyhlášky č. 268/2011
-  trasa systému EPS bez funkční integrity

Vypracoval: ing. Josef Pospíšil	Zodp. projektant: ing. Pavel Janda	Kontroloval: ing. Michal Procházka	
Kraj: Pardubický	Tratový úsek/Obec: Pardubice		
Investor Krajská knihovna v Pardubicích P0 Pk, Pernštyňské náměstí 77, Pardubice 53094			
Ákce: Rekonstrukce bývalého objektu č.2 SOU Ohrazenice na Depozitář krajské knihovny v Pardubicích			Formát Datum 11/2012
			Účel DPS
			Č. zakázky 3110-12-097
			Změna
			Č. kopie
			Měřítko 1:100
Obsah výkresu: EPS – PŮDORYS 1.PP			Č. výkresu F.1.4h .02