


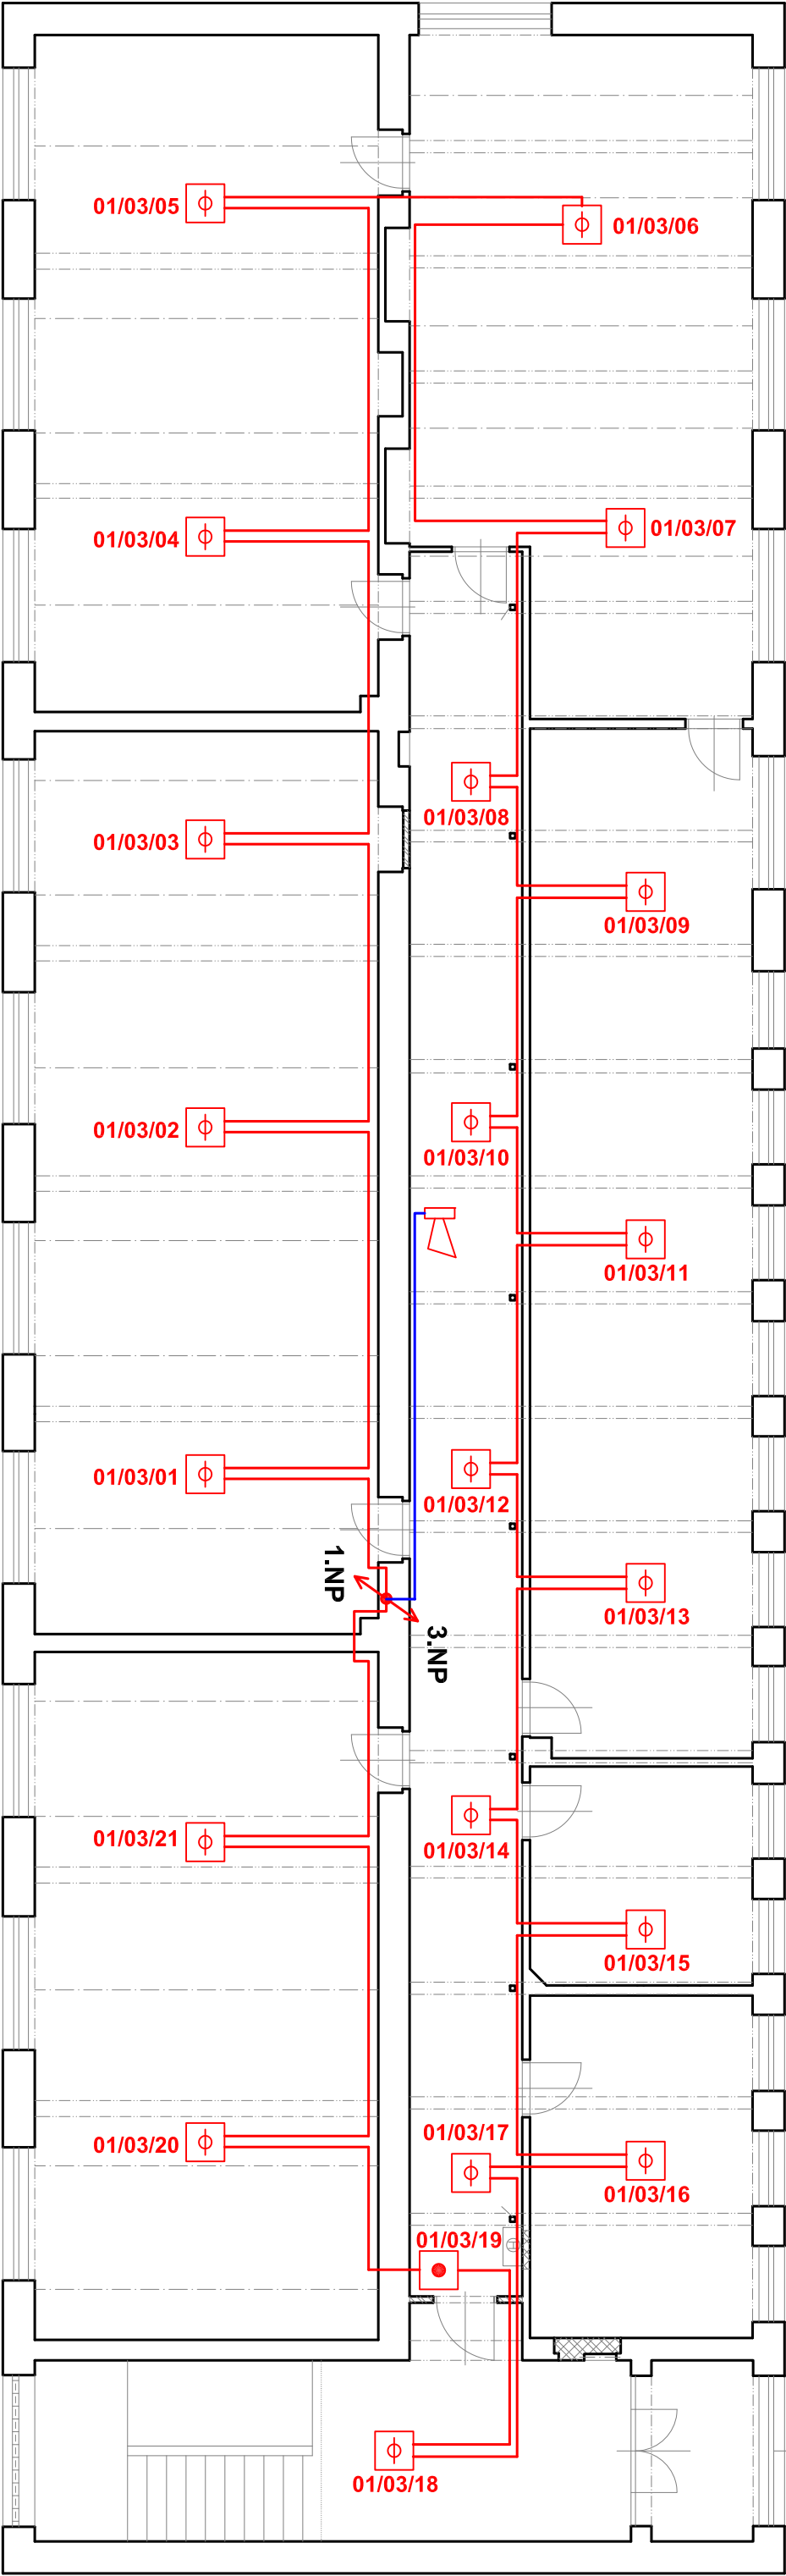

LEGENDA MÍSTNOSTI:

OZN.	ÚČEL MÍSTNOSTI	PLOCHA (m ²)
2.01	LODŽIE	4,50
2.02	CHODBA	14,07
2.03	SCHODIŠTĚ	12,31
2.04	DEPOZITÁŘ	18,62
2.05	DEPOZITÁŘ	11,25
2.06	DEPOZITÁŘ	56,00
2.07	DEPOZITÁŘ	52,24
2.08	DEPOZITÁŘ	56,74
2.09	DEPOZITÁŘ	56,65
2.10	DEPOZITÁŘ	57,73
2.11	CHODBA	49,75

LEGENDA:

- **multifunkční hlásič**
- **tláčítkový hlásič**
- **poplachová akustická siréna**
- **trasa systému EPS s funkční integritou dle vyhlášky č. 268/2011**
- **trasa systému EPS bez funkční integrity**

Výpracoval: ing. Josef Pospíšil		Zodp. projektant: ing. Pavel Janda		Kontroloval: ing. Michal Procházka	
Kraj: Pardubický		Traťový úsek/Obec: Pardubice			
Investor Krajská knihovna v Pardubicích P0 Pk, Pernštyňské náměstí 77, Pardubice 53094					
Akce:					
Rekonstrukce bývalého objektu č.2 SOU Ohrazenice na Depozitář krajské knihovny v Pardubicích					
Obsah výkresu:		EPS – PŮDORYS 2.NP			
Formát		Datum 11/2012			
Účel DPS		Č. zakázky 3110-12-097			
Změna		Č. kopie			
Měřítko 1:100		Č. výkresu .04			

